


U.O.C. RADIOTERAPIA – MEDICINA NUCLEARE
PIANTA PIANO TERRA
– OSPEDALE DI LEGNAGO –

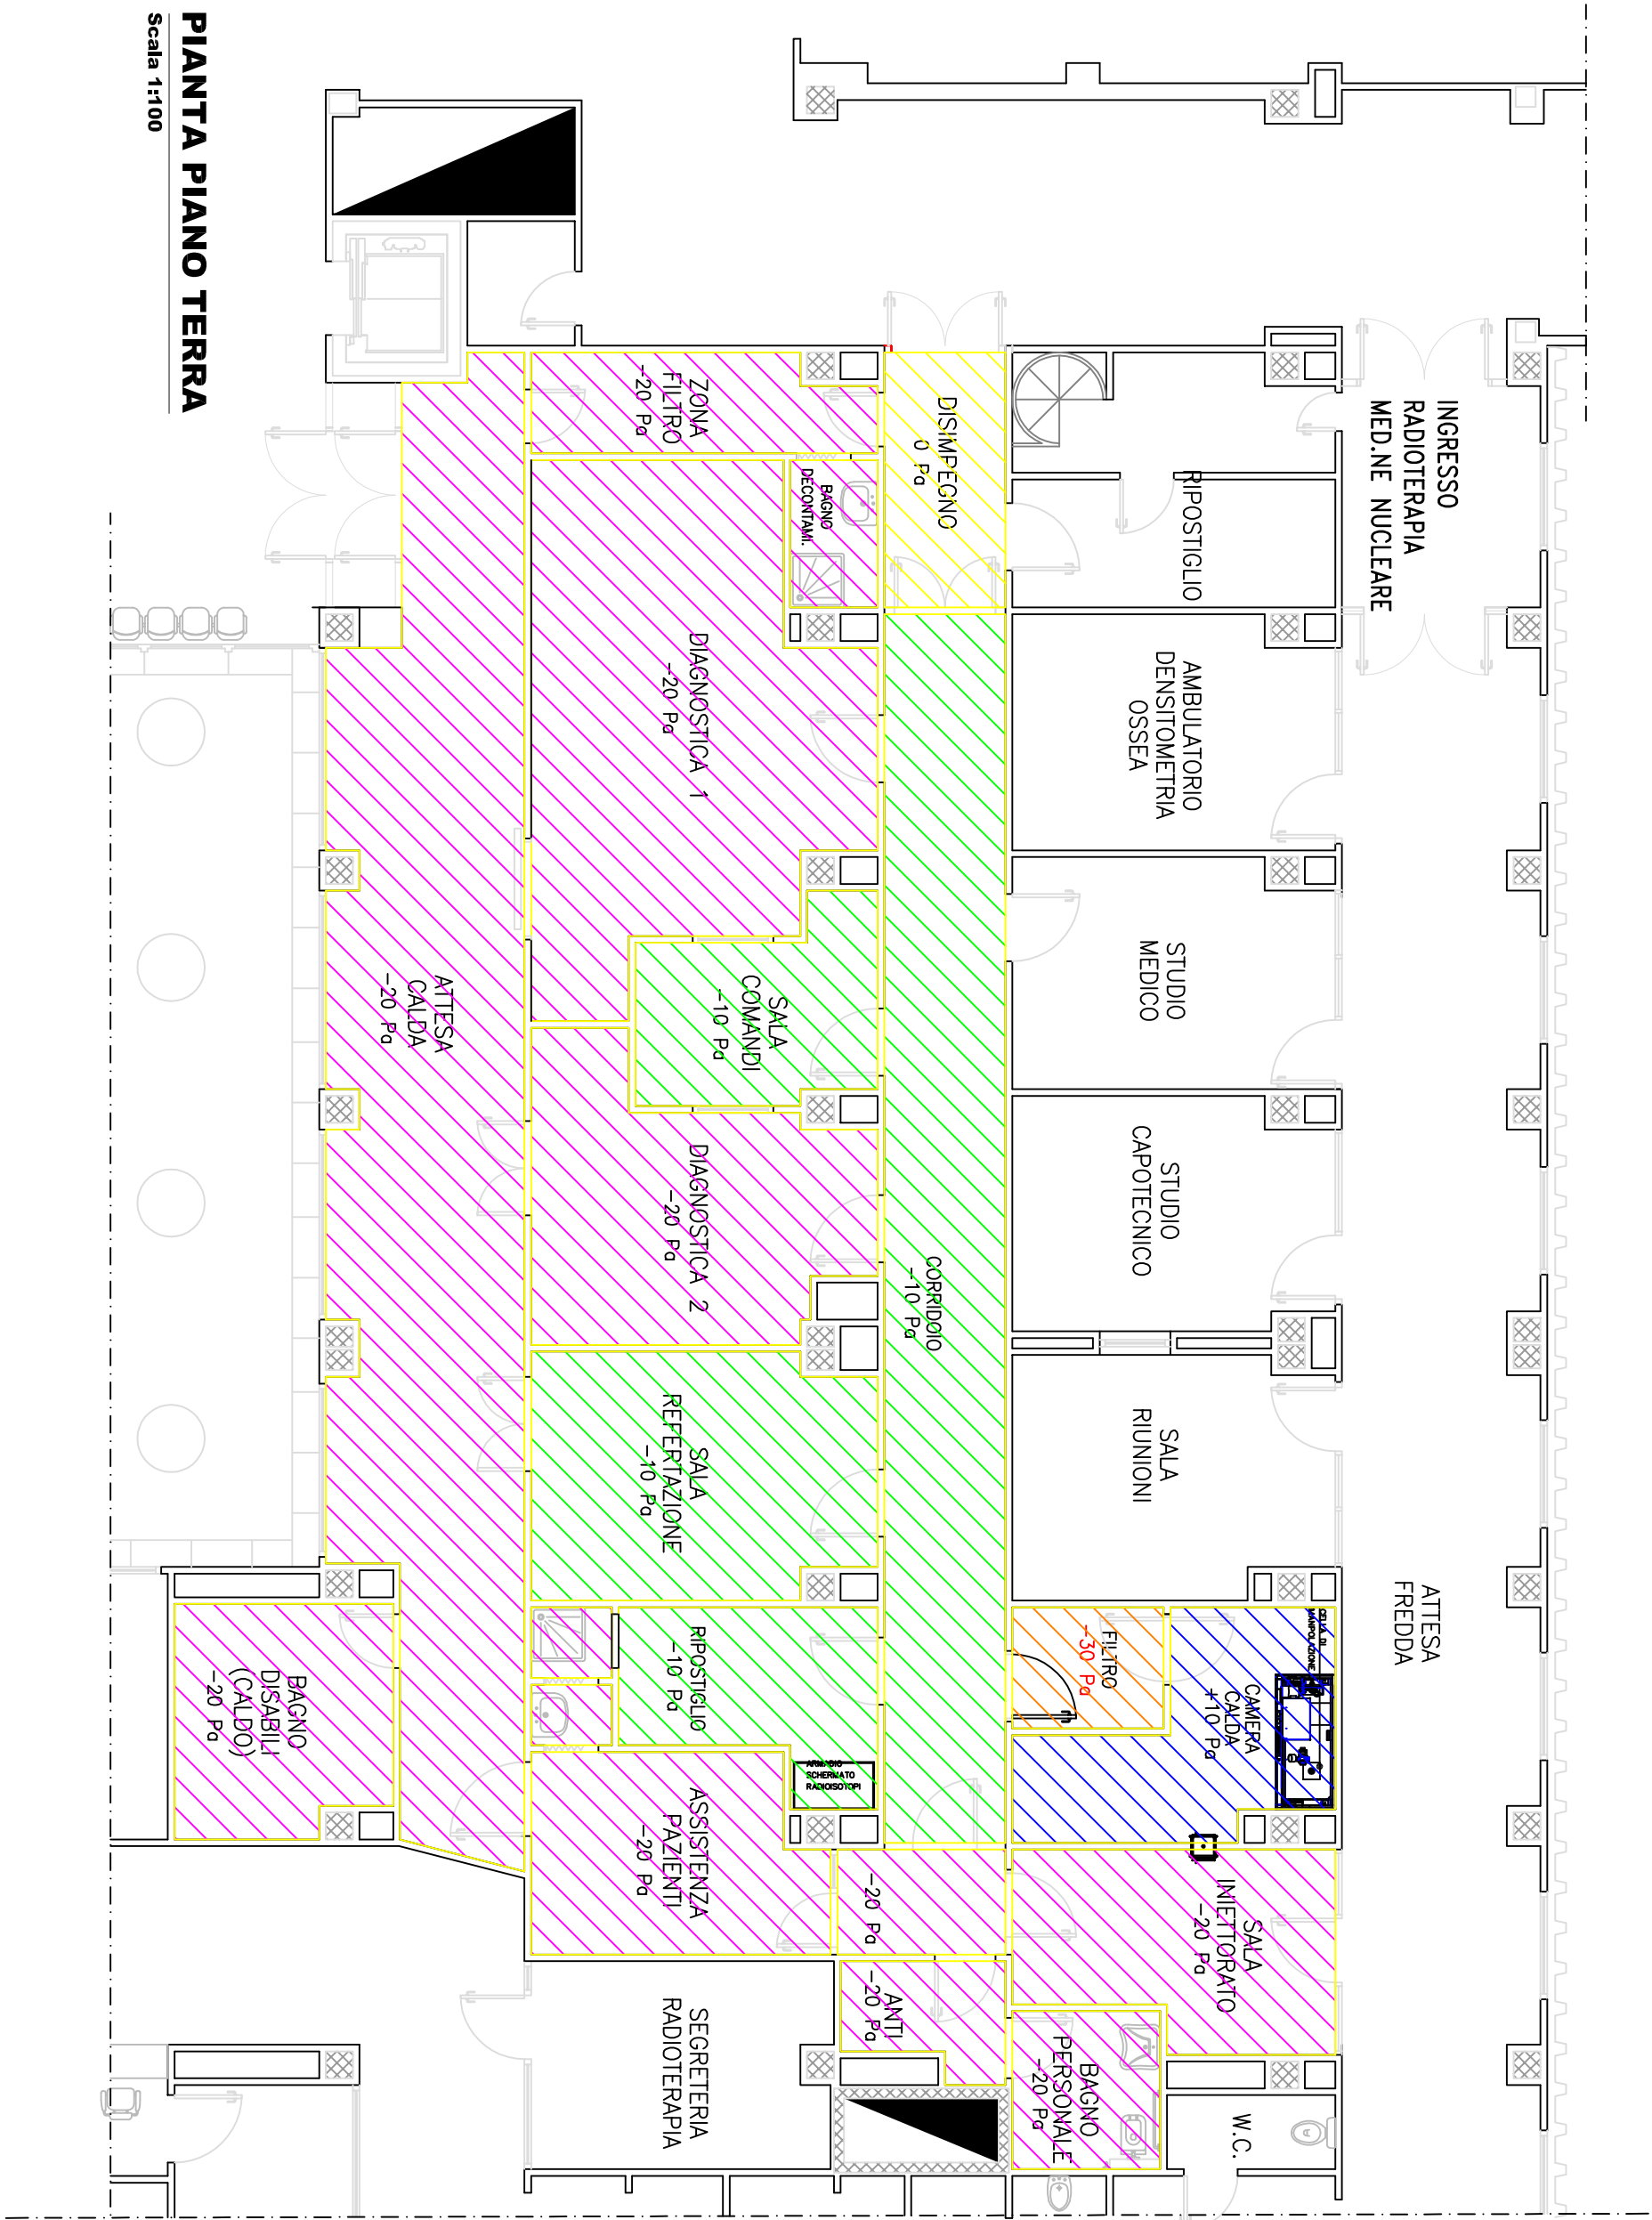

PIANTA PIANO TERRA
Scala 1:100

LEGENDA

- LOCALE IN PRESSIONE**
PRESSIONE AMBIENTE: + 10 Pa
- LOCALE DI RIFERIMENTO**
PRESSIONE AMBIENTE: 0 Pa
- LOCALE IN DEPRESSIONE**
DEPRESSIONE AMBIENTE: - 10 Pa
- LOCALE IN DEPRESSIONE**
DEPRESSIONE AMBIENTE: - 20 Pa
- LOCALE IN DEPRESSIONE**
DEPRESSIONE AMBIENTE: - 30 Pa

DISTINTA PORTATE E DEPRESSIONI DEI LOCALI					
DESCRIZIONE VANO	VOLUME AMBIENTE	RICAMBI ORARI	PORTATA MANDATA	DEPRESSIONE DELL'ARIA	
ATTESA FREDDA	39,5	3	118,5	0	
SALA INIETTORATO	45	8	360	- 20	
ZONA FILTRO	12,5	20	250	- 30	
CAMERA CALDA	16,5	10	165	+ 10	
ATTESA CALDA	187	8	1496	- 20	
DOCCIA - WC	8	8	64	- 20	
BAGNO CALDO PAZIENTI	34,5	8	276	- 20	
DIAGNOSTICA 1	105	8	840	- 20	
DIAGNOSTICA 2	58	8	464	- 20	
CORRIDOIO CALDO	130	5	650	- 10	
BAGNO CALDO DIPENDENTI	12,5	5	62,5	- 20	
SALA REFERTAZIONE	58	5	290	- 10	
SALA COMANDI	30	5	150	- 10	
ZONA FILTRO IN USCITA	32	8	256	- 20	

N.B.

- LA DISPOSIZIONE DELLE APPARECCHIATURE E DELLE TUBAZIONI VA INTERPRETATA IN FUNZIONE DELLE LIMITAZIONI E DELLA PRECISIONE CHE LA RAPPRESENTAZIONE GRAFICA (SCHEMATICA E SIMBOLICA) CONSENTE.
- EVENTUALI VARIANTI AL PROGETTO, ANCHE MINORI, DEVONO ESSERE CONCORDATE PER SCRITTO CON IL PROGETTISTA, IN CASO CONTRARIO DECADDE OGNI RESPONSABILITÀ DA PARTE DEL PROGETTISTA STESSO.

E:\Vademec 2011\500-Quaderno Legnago Medico\Autore\PIANTA01\PIANTA 01.dwg 16/05/11

AZIENDA U.L.S.S. 21 - LEGNAGO
- SERVIZIO TECNICO -

Via Gianella, 1
37045 Legnago VR
Tel. 0442622533
Fax. 0442622804

DEDENAZIONE

PROGETTO IMPIANTO DI CONDIZIONAMENTO ED AERAZIONE DEL REPARTO DI MEDICINA NUCLEARE PRESSO IL PIANO TERRA BLOCCO SUD.

OGGETTO

IMPIANTI MECCANICI
PIANTA PIANO TERRA
INDIVIDUAZIONE PRESSIONI

Data
Giugno 2011

Data aggiornamenti

Tavola n°
M01

Scala
1:100

Progettista

Ponziere Ing. Firenze

Direttore Lavori

Ponziere Ing. Firenze

Impresa esecutrice

Fila

350A-M01-00

Il presente disegno è di proprietà dell'Azienda U.L.S.S. 21 che ne riserva la tutela a Norma di legge